


orientacyjny skala 1:25000

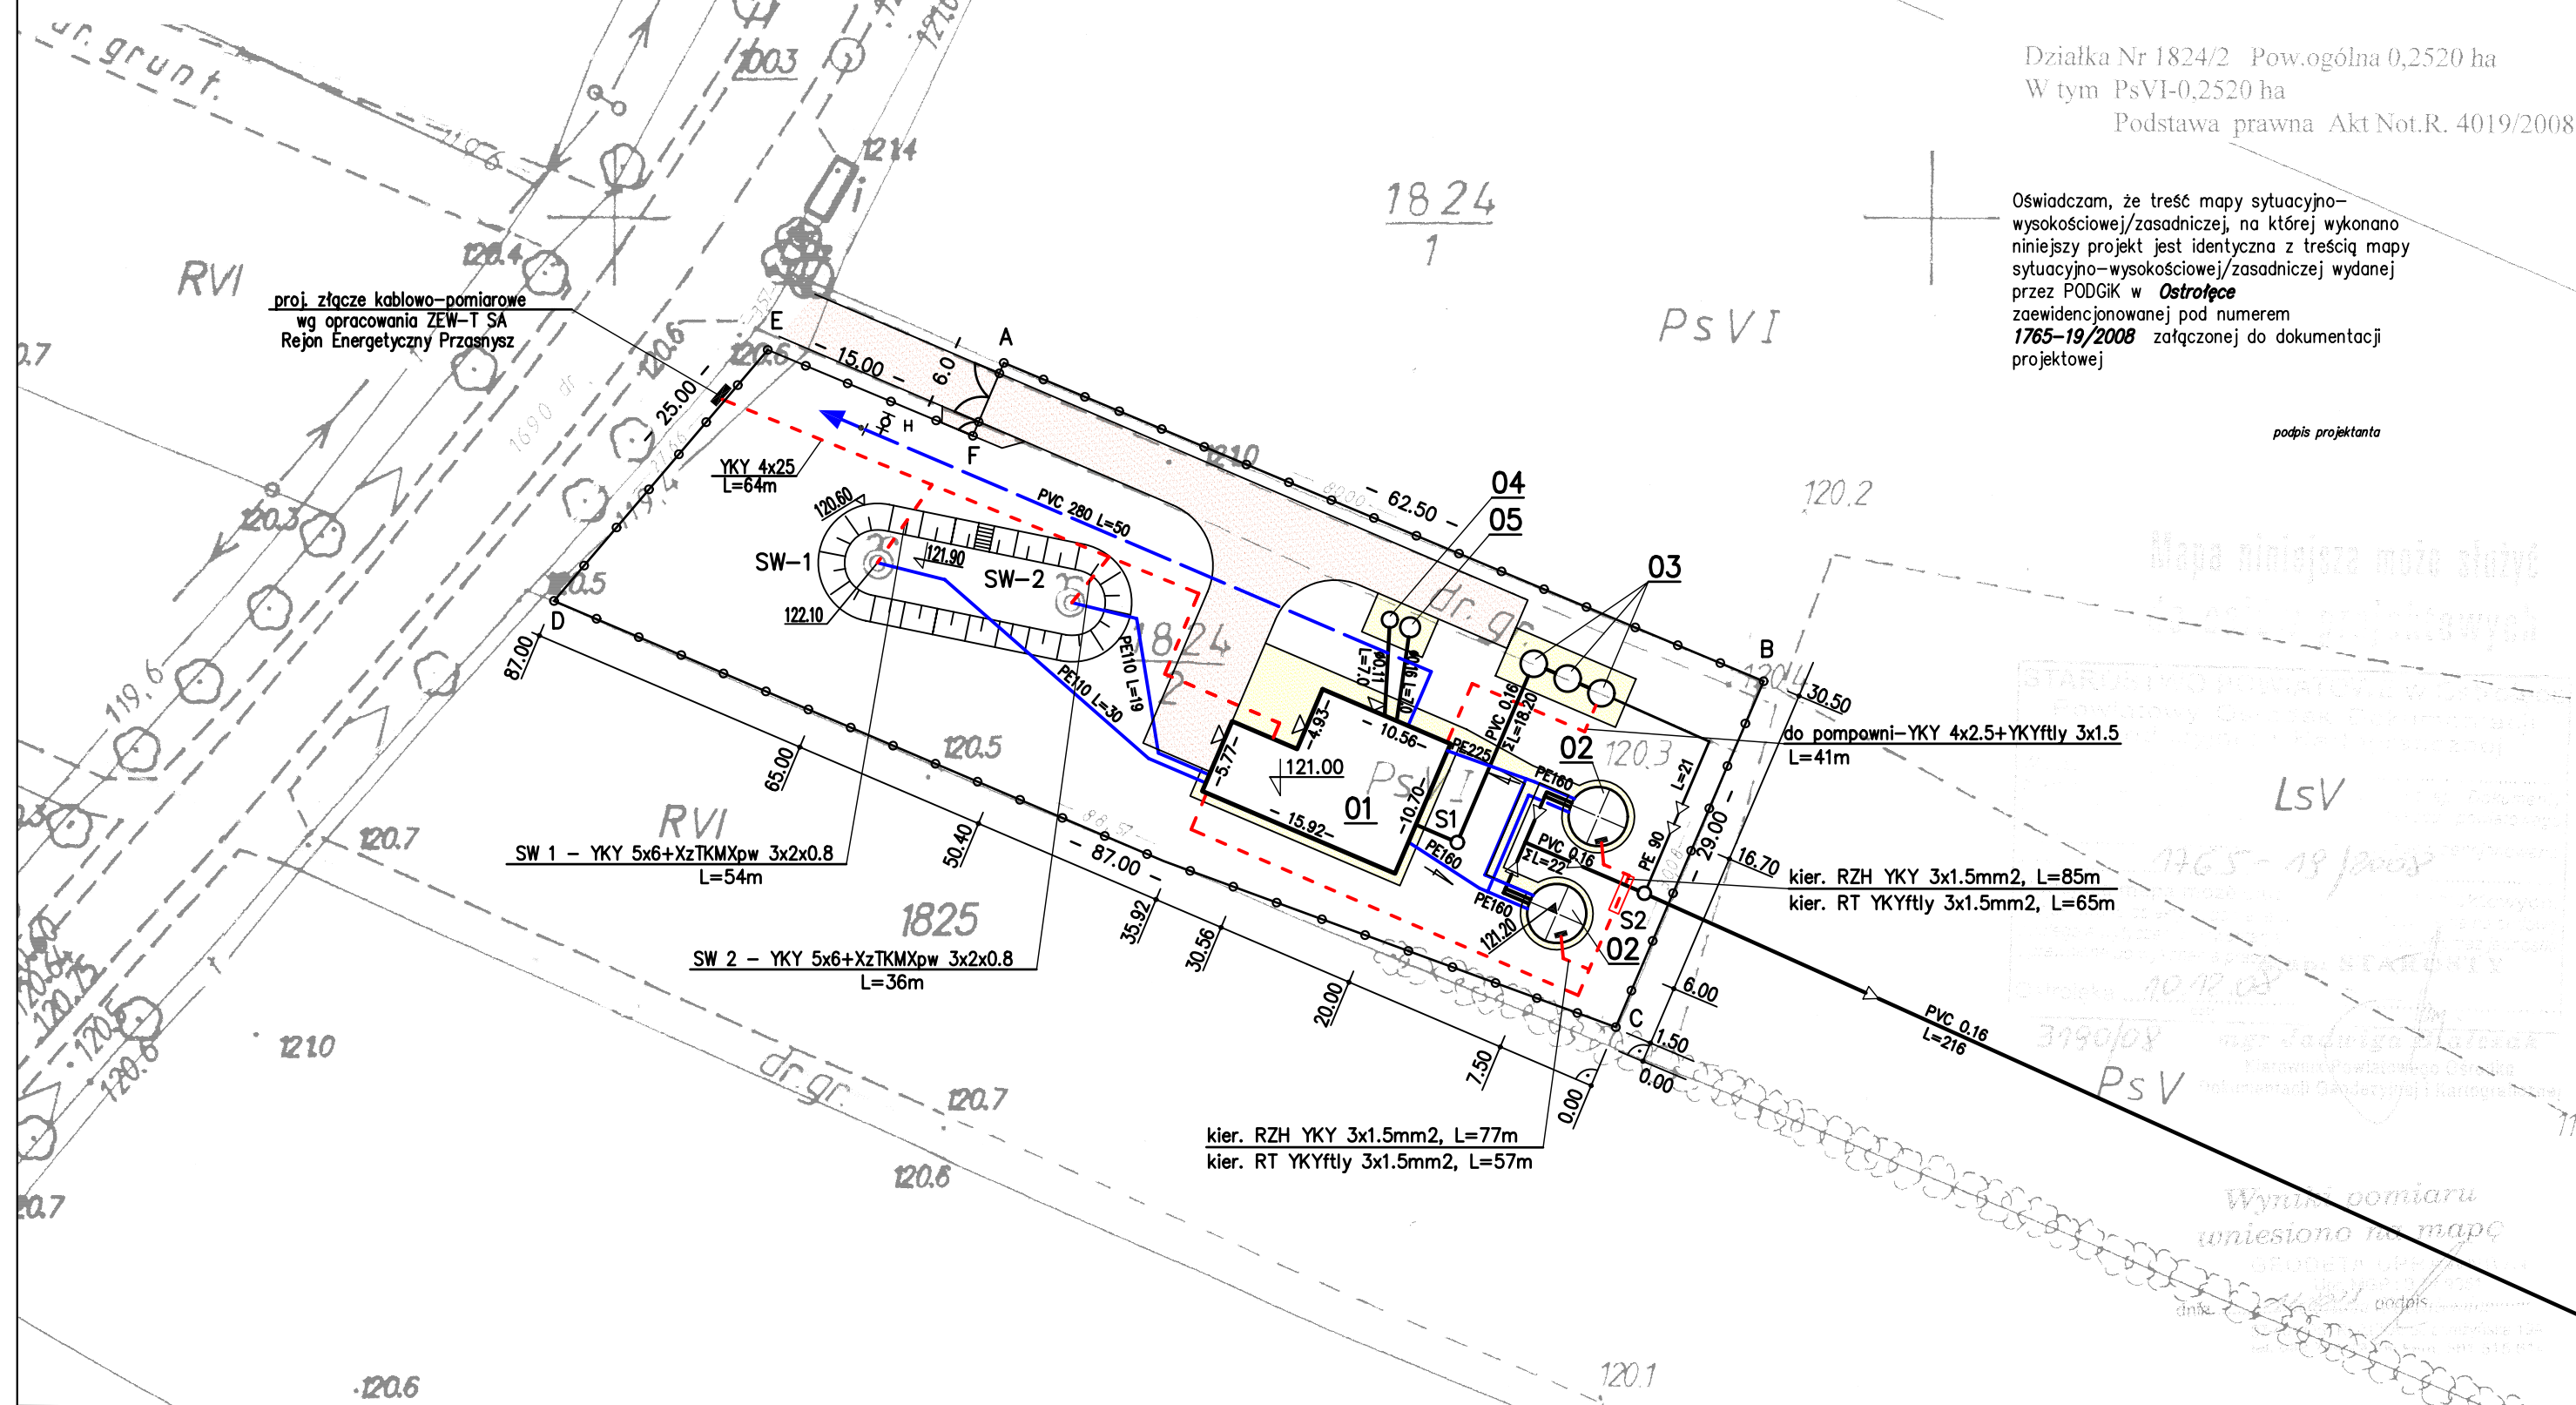

Wycinek mapy syt - wys
Mapa do celów projektowych

skala 1 :500

obręb : Surowe
gmina: Czarnia
Powiat: ostrołęcki
woj. Mazowieckie
sekcja 233.433.081

Działka Nr 1824/2 Pow.ogólna 0,2520 ha
W tym PsVI-0,2520 ha
Podstawa prawna Akt Not.R. 4019/2008

Oświadczam, że treść mapy sytuacyjno-wysokościowej/zasadniczej, na której wykonano niniejszy projekt jest identyczna z treścią mapy sytuacyjno-wysokościowej/zasadniczej wydanej przez PODGIK w Ostrołęce zaawidencjonowanej pod numerem 1765-19/2008 załączonej do dokumentacji projektowej

podpis projektanta

LEGENDA

OBIEKTY ISTNIEJĄCE

- SW -1 - studnia wiercona
- SW -2 - studnia wiercona

OBIEKTY PROJEKTOWANE

- 01 - budynek stacji wodociągowej, murowany, jednokondygnacyjny
Pu=113.90 m², Pz=144 m², K=743.5 m³
- 02 - zbiornik wyrównawczy, stalowy
2xØ4500, H=9.0 m, V=125 m³
- 03 - odstożnik popłuczyn z pompownią
3xØ2000, H=3.0 m
- 04 - neutralizator podchlorynu sodu
Ø1200, H=2.5 m
- 05 - zbiornik ścieków sanitarnych
Ø1500, H=2.5 m

- PVC, PE110-200 - przewody wody czystej z PVC i PE
- PVC 0.11-0.16 - przewody kanalizacyjne, grawitacyjne
- YKY - kable energetyczne i sygnalizacyjne
- drogi i place polbruk 348 m²
- chodnik, polbruk 155 m²
- ogrodzenie z elementów typowych, panelowych, stalowych na cokole betonowym A-B-C-D-E-F-A, L=224.5 m
- PVC 280 L=50 - sieć wodociągowa z rur PVC 280 o długości 50 m
- H Ø - hydrant nadziemny DN 80 z zasuwą odcinającą DN 80

ZAKŁAD PROJEKTOWANIA WODOCIĄGÓW I KANALIZACJI W OLSZTYNIE

Objekt: SUW Surowe		Adres: m. Surowe gmina: Czarnia
Rysunek: Projekt zagospodarowania terenu SUW		
Nr rys: 1	Projektował: mgr inż. S.Pokorski upr. bud. nr 62/89/OŁ mgr inż. R.Glińska-Panfitow upr. bud. nr 77/85/OŁ mgr inż. K.Nakonieczny upr. bud. nr 08/01/OŁ	Skala: 1:500
Data: 03.2009	Sprawdził: mgr inż. G.Pokorski upr. bud. nr 06/01/OŁ	Branża: sanit. elektr.