


RZUT PIĘTRA - INWENTARYZACJA

skala 1:100

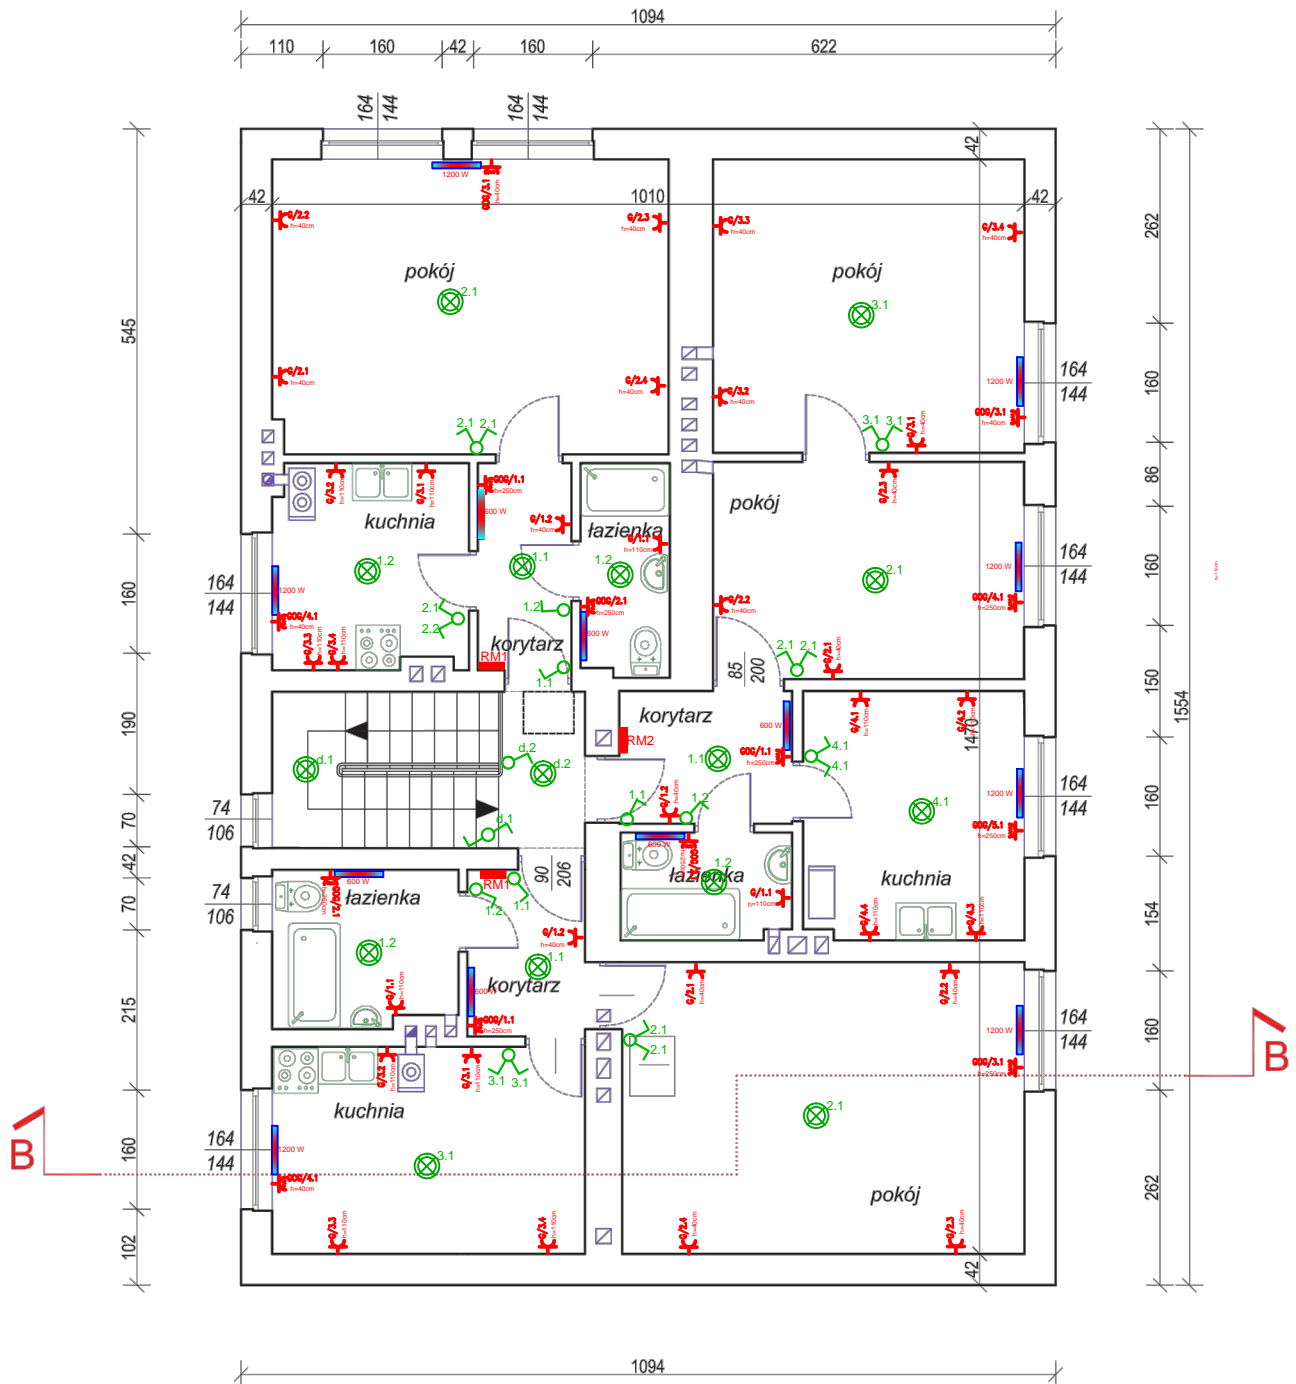

LEGENDA:

- g/1 gniazdo podwójne 230V 2P+Z ogólnego przeznaczenia
- g/2, g/3, g/4 gniazdo pojedyncze 230V 2P+Z do zasilania grzejników elektrycznych - promienników ciepła
- RM1 ROZDZIELNICA ELEKTRYCZNA MIESZKANIOWA
- 1200 W GRZEJNIK ELEKTRYCZNY NA PODCZERWIEŃ - PROMIENNIK CIEPŁA

- WYPUST OPRAWA WĘWĘTRZNA
- ŁĄCZNIK DWUGRUPOWY ŚWIECZNIKOWY
- ŁĄCZNIK SCHODOWY
- ŁĄCZNIK JEDNOBIEGUNOWY

JEDNOSTKA PROJEKTOWA:

BIURO PROJEKTOWE EL-PROMID
Mariusz Roman
06-425 Karniewo, ul. Pułtуска 7A
Tel.: 506-043-249



INWESTOR:

GMINA CZARNIA
07-431 Czarnia, Czarnia 41

PRZEDMIOT OPRACOWANIA:

INSTALACJA ELEKTRYCZNA

NAZWA OBIEKTU BUDOWLANEGO:

**INSTALACJA ELEKTRYCZNA W BUDYNKU
CENTRUM AKTYWNOŚCI LOKALNEJ W DŁUGIM**

TREŚĆ RYSUNKU:

**INSTALACJA ELEKTRYCZNA OŚWIETLENIA GNAZD WTYKOWYCH
OGÓLNYCH I GNAZD GRZEJNIKÓW ELEKTRYCZNYCH - PIĘTRO**

PROJEKTOWAŁ:

mgr inż. Mariusz Roman

upr. nr: MAZ/0275/PWBE/15

BRANŻA:

ELEKTRYCZNA

Opis i zakres prac budowlanych do projektu wykonawczego i wykonania, nadzoru nad budową i nadzoru nad kosztami budowy obiektu budowlanego oraz jego części w zakresie instalacji elektrycznych i elektrycznych urządzeń elektrycznych.

NR RYSUNKU: **E-2**

DATA: **lut 2020r.**

SKALA: **B/S**