


SKALA 1:25000

MAPA DO CELÓW PROJEKTOWYCH	
Oznaczenie kancelaryjne zgłoszenia pracy geodezyjnej	GBN: 6642.3145.2019
Województwo	mazowieckie
Powiat	ostrolęcki
Jednostka ewidencyjna	Identyfikator/ nazwa 141502_2, Czarnin
Obszary ewidencyjne	Identyfikator/ nazwa Nr 0008, Rutkowo
Skala mapy	1:1000
Układ współrzędnych	prostokątnych płaskich/ wysokości 2000/Kronsztadt 60
Numer godła	7 198 22: 22.4, 23.1, 23.3
Oznaczenie granic obszaru, który był przedmiotem aktualizacji	
Stwierdzenie granic mające wpływ na zagospodarowanie gruntów składowanych w granicach projektowanej inwestycji	brak
Oznaczenie konturu użytku gruntowego, który nie jest ujętym w bazie danych ewidencji gruntów i budynków.	
Arkusz mapy nr. 4	
GEODETA UPRAWNIONY inż. Mariusz Olander <small>07-430 Młyniec, ul. Gen. J. Szyma 21 NP 736-201-72-77, tel. 0 502 518 942</small>	
USŁUGI GEODEZYJNE inż. Mariusz Olander <small>07-430 Młyniec, ul. Gen. J. Szyma 21 NP 736-201-72-77, tel. 0 502 518 942</small>	
<small>Data, w jakiej wykonano pomiar: 2019.08.29 Data, w jakiej wykonano aktualizację: 11.09.2019r. Wzrost: 1,80m Ciężar ciała: 75kg</small>	

PLAN SYTUACYJNO-WYSOKOŚCIOWY

skala 1:1000

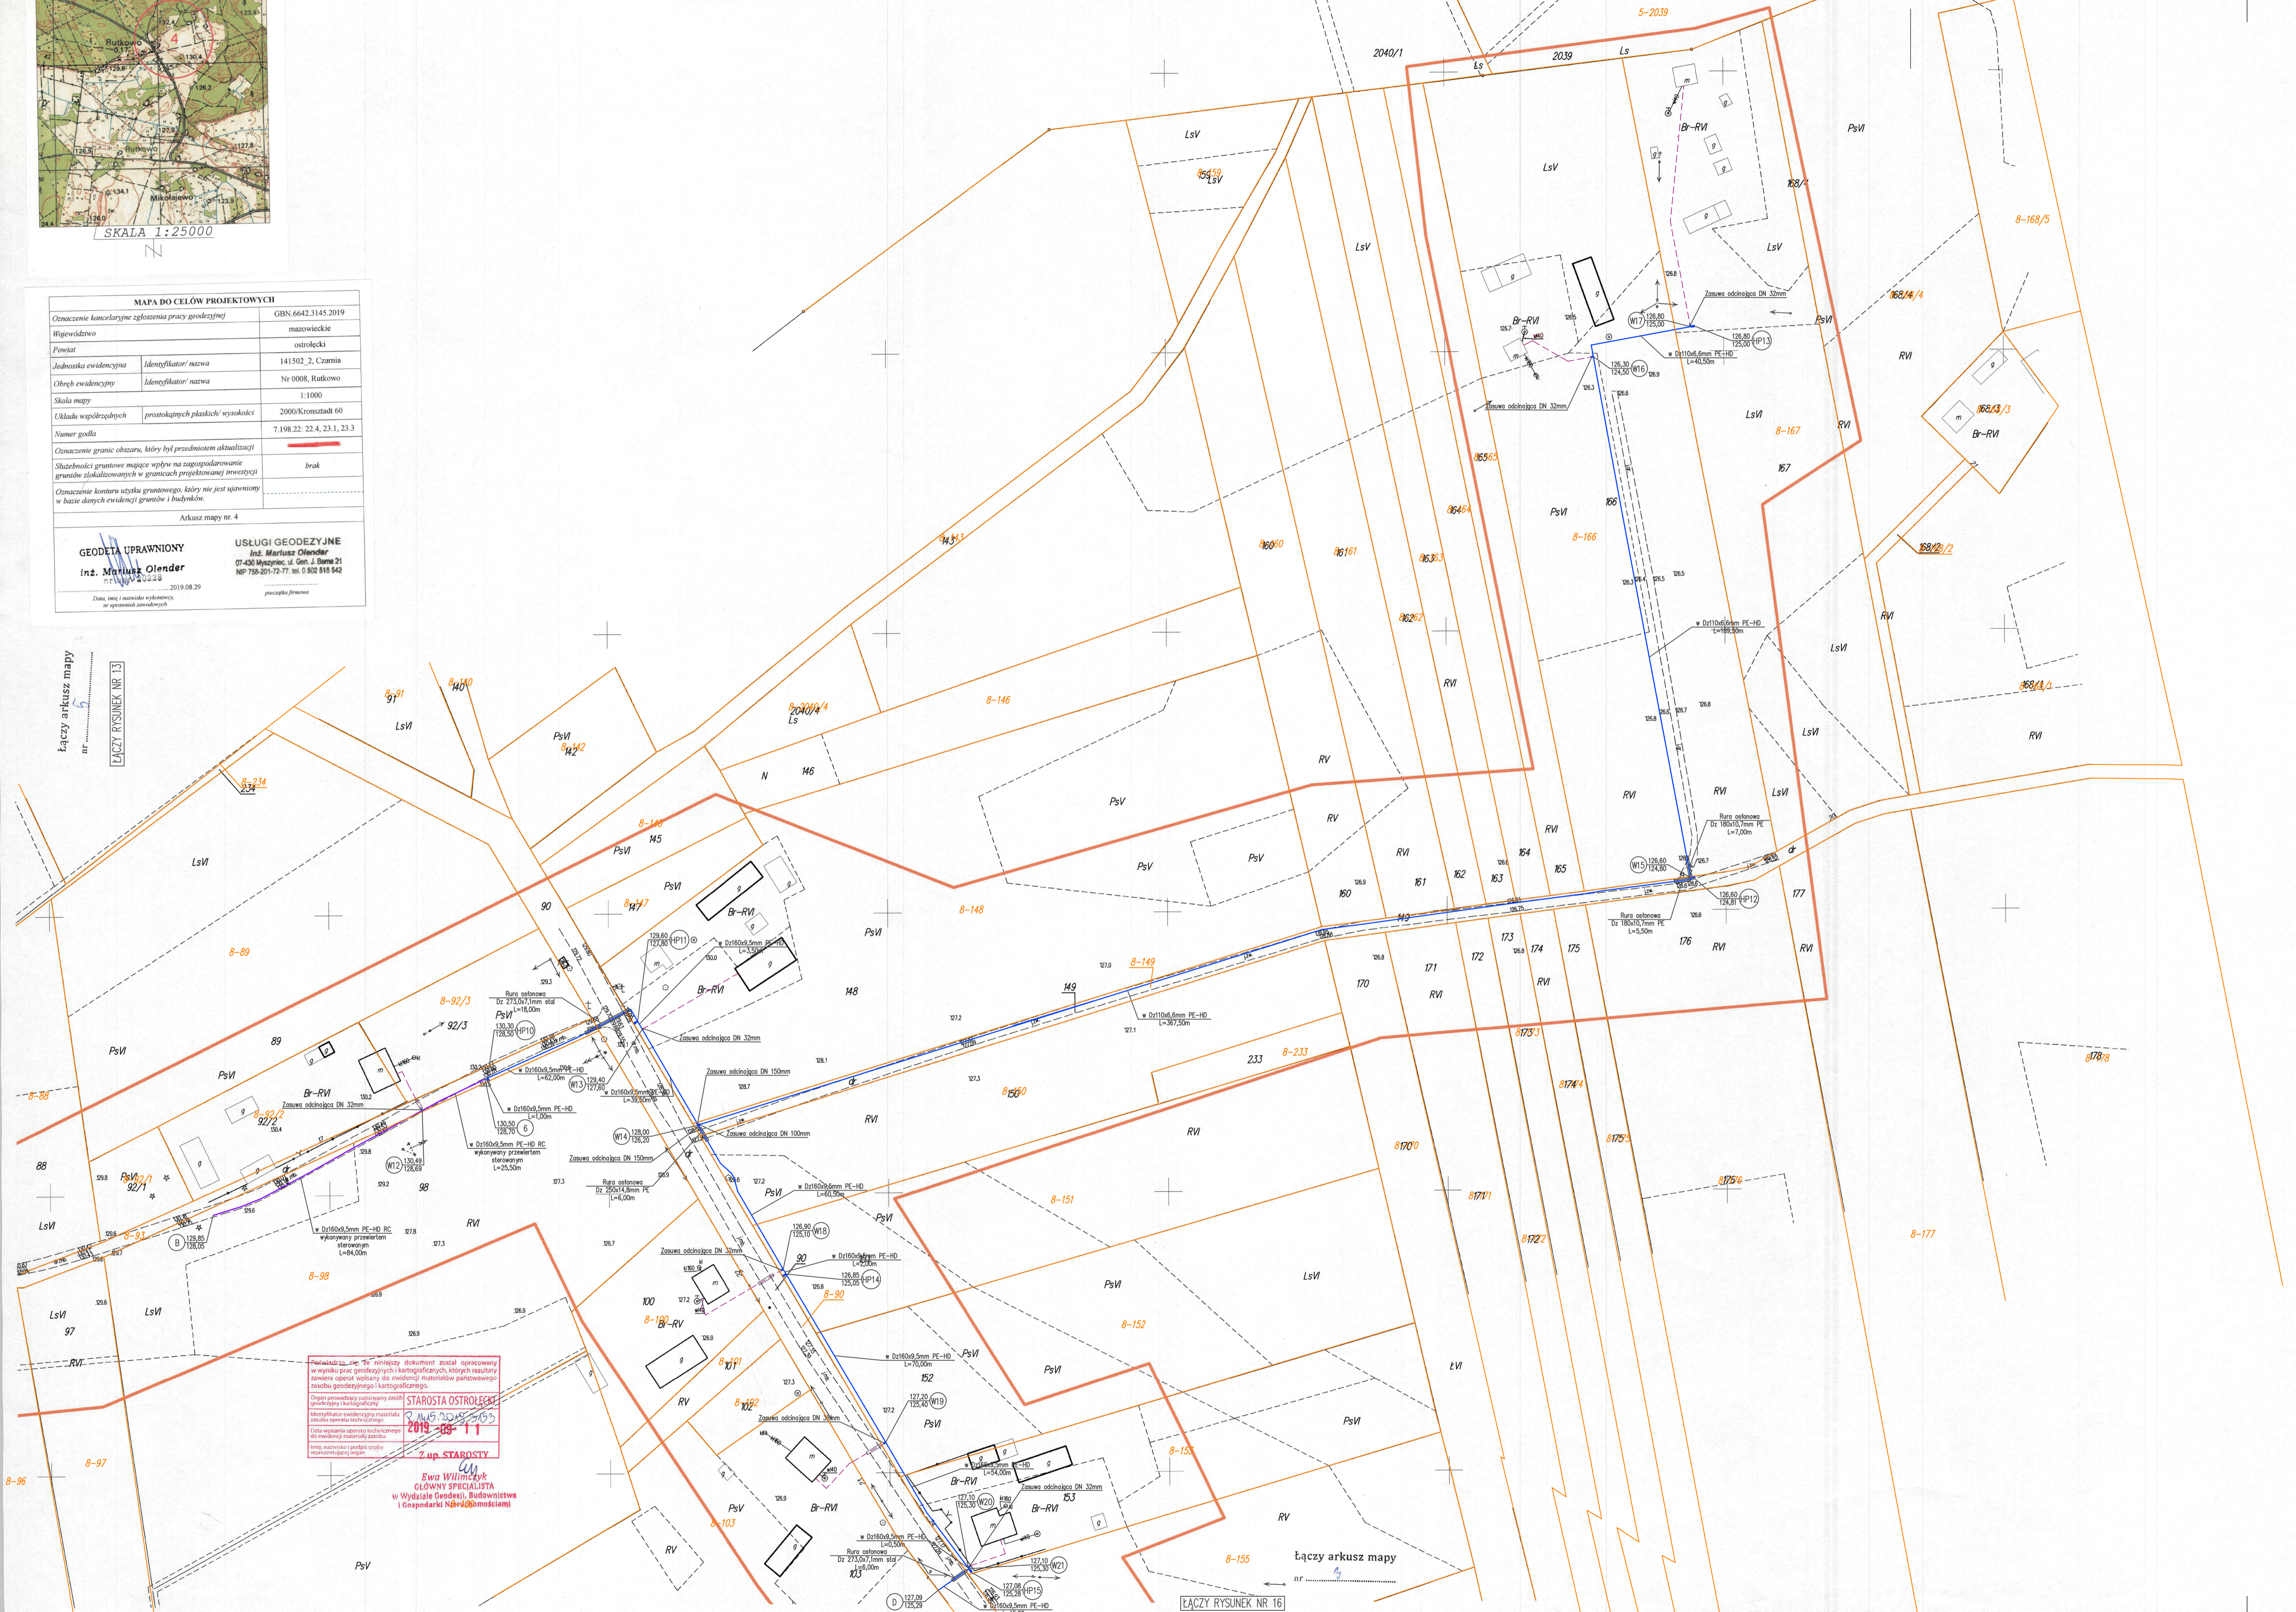

Oświadczam, że treść mapy na której wykonano niniejszy projekt zagospodarowania terenu jest identyczna z treścią mapy do celów projektowych, wydanej przez:


STAROSTĘ OSTROLECKIEGO

Identyfikator ewidencyjny materiału: P.1415.2019.3153

Data wpisania do ewidencji: 11.09.2019r.

ZA ZŁOŻENIEM Z ORYGINAŁEM MAPY DO CELÓW PROJEKTOWYCH

podpis projektanta:

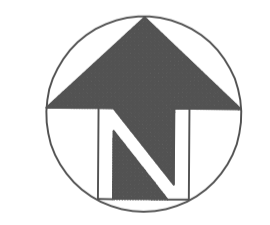

- LEGENDA:**
- projektowana sieć wodociągowa
 - odcinki sieci wodociągowej wykonywane metodą bezwypiętą - przewodem sterowanym
 - projektowana przyłącza wodociągowe w obrotowym porożeniu
 - projektowana rura osłonowa
 - projektowana zasuwa
 - projektowy hydrant p.o.t.
 - projektowy węzeł wodociągowy
 - punkt charakterystyczny

Wzrost: 1,80m
Ciężar ciała: 75kg

STAROSTA OSTROLECKI
 2019-09-11

Z up. STAROSTY

Ewa Wilimczyk
 GŁÓWNY SPECJALISTA
 w Wydziale Geodezji, Budownictwa
 i Gospodarki Nieruchomościami

FISANIC		FISANIC Jacek Zebrowski ul. Nowomiejska 11a, 07-410 Ostrołęka tel. 503 542 919, NIP: 756-124-49-99 e-mail: fisanic@interia.pl	
INWESTOR:	GMINA CZARNIA Czarnia 41, 07-431 Czarnia		
TYTUŁ:	BUDOWA SIECI WODOCIĄGOWEJ W MIEJSCOWOŚCI RUTKOWO, CZARNIA W GM. CZARNIA		
NAZWA RYS:	PLAN SYTUACYJNO-WYSOKOŚCIOWY		
ZESPÓŁ PROJEKTOWY:	NR UPRAWNIEN	PODPIS	
PROJEKTANT:	mgr inż. Jacek Zebrowski	MAZ/0177/PWOS/05	
SPRZĄDZAJĄCY:	mgr inż. Grzegorz Gorczyński	MAZ/0195/PWOS/06	
UPRAWNIENIE BUDOWLANE DO PROJEKTOWANIA I KIEROWANIA ROBOTAMI BUDOWLANymi BEZ OGRANICZEŃ W SPECJALNOŚCI			
INSTALACJA W ZAKRESIE SIECI I URZĄDZENIA OPERACYJNEGO, WENTYLACYJNEGO, CIĄGOWEGO, WODOCIĄGOWEGO I KANALIZACYJNEGO			
ZAKRES:	PROJEKT BUDOWLANY	SKALA:	1:1000
BRANŻA:	SANITARNIA	DATA:	czerwiec 2020
			RYS NR.: 15