

SKALA 1:25000

MAPA DO CELÓW PROJEKTOWYCH


Oznaczenie kancelaryjne zgłoszenia pracy geodezyjnej	GBN: 6642.3145.2019
Województwo	mazowieckie
Powiat	ostrolęcki
Jednostka ewidencyjna	Identyfikator/ nazwa 141502_2_Czarnia
Obszary ewidencyjne	Identyfikator/ nazwa Nr 0008_Rutkowo
Skala mapy	1:1000
Układ współrzędnych	prostokątnych płaskich/ wysokości 2000/Kronsztadt 60
Numer godła	7 198 22: 22.4, 23.1, 23.3
Oznaczenie granic obszaru, który był przedmiotem aktualizacji	
Stażności granic mające wpływ na zagospodarowanie	brak
Oznaczenie konturu użytku gruntowego, który nie jest ujętym w bazie danych ewidencyjnych granic i budowlan.	

Arkusze mapy nr. 4

GEODETA UPRAWNIONY
inż. Marcin Olsender

USŁUGI GEODEZYJNE
inż. Marcin Olsender
07-430 Myszyniec, ul. Gen. J. Szyma 21
NIP 738-251-72-72, tel. 0 502 518 542

2019.08.29
Data, w jakiej wykonano pomiary:
w systemach odniesienia:
josephka/olender

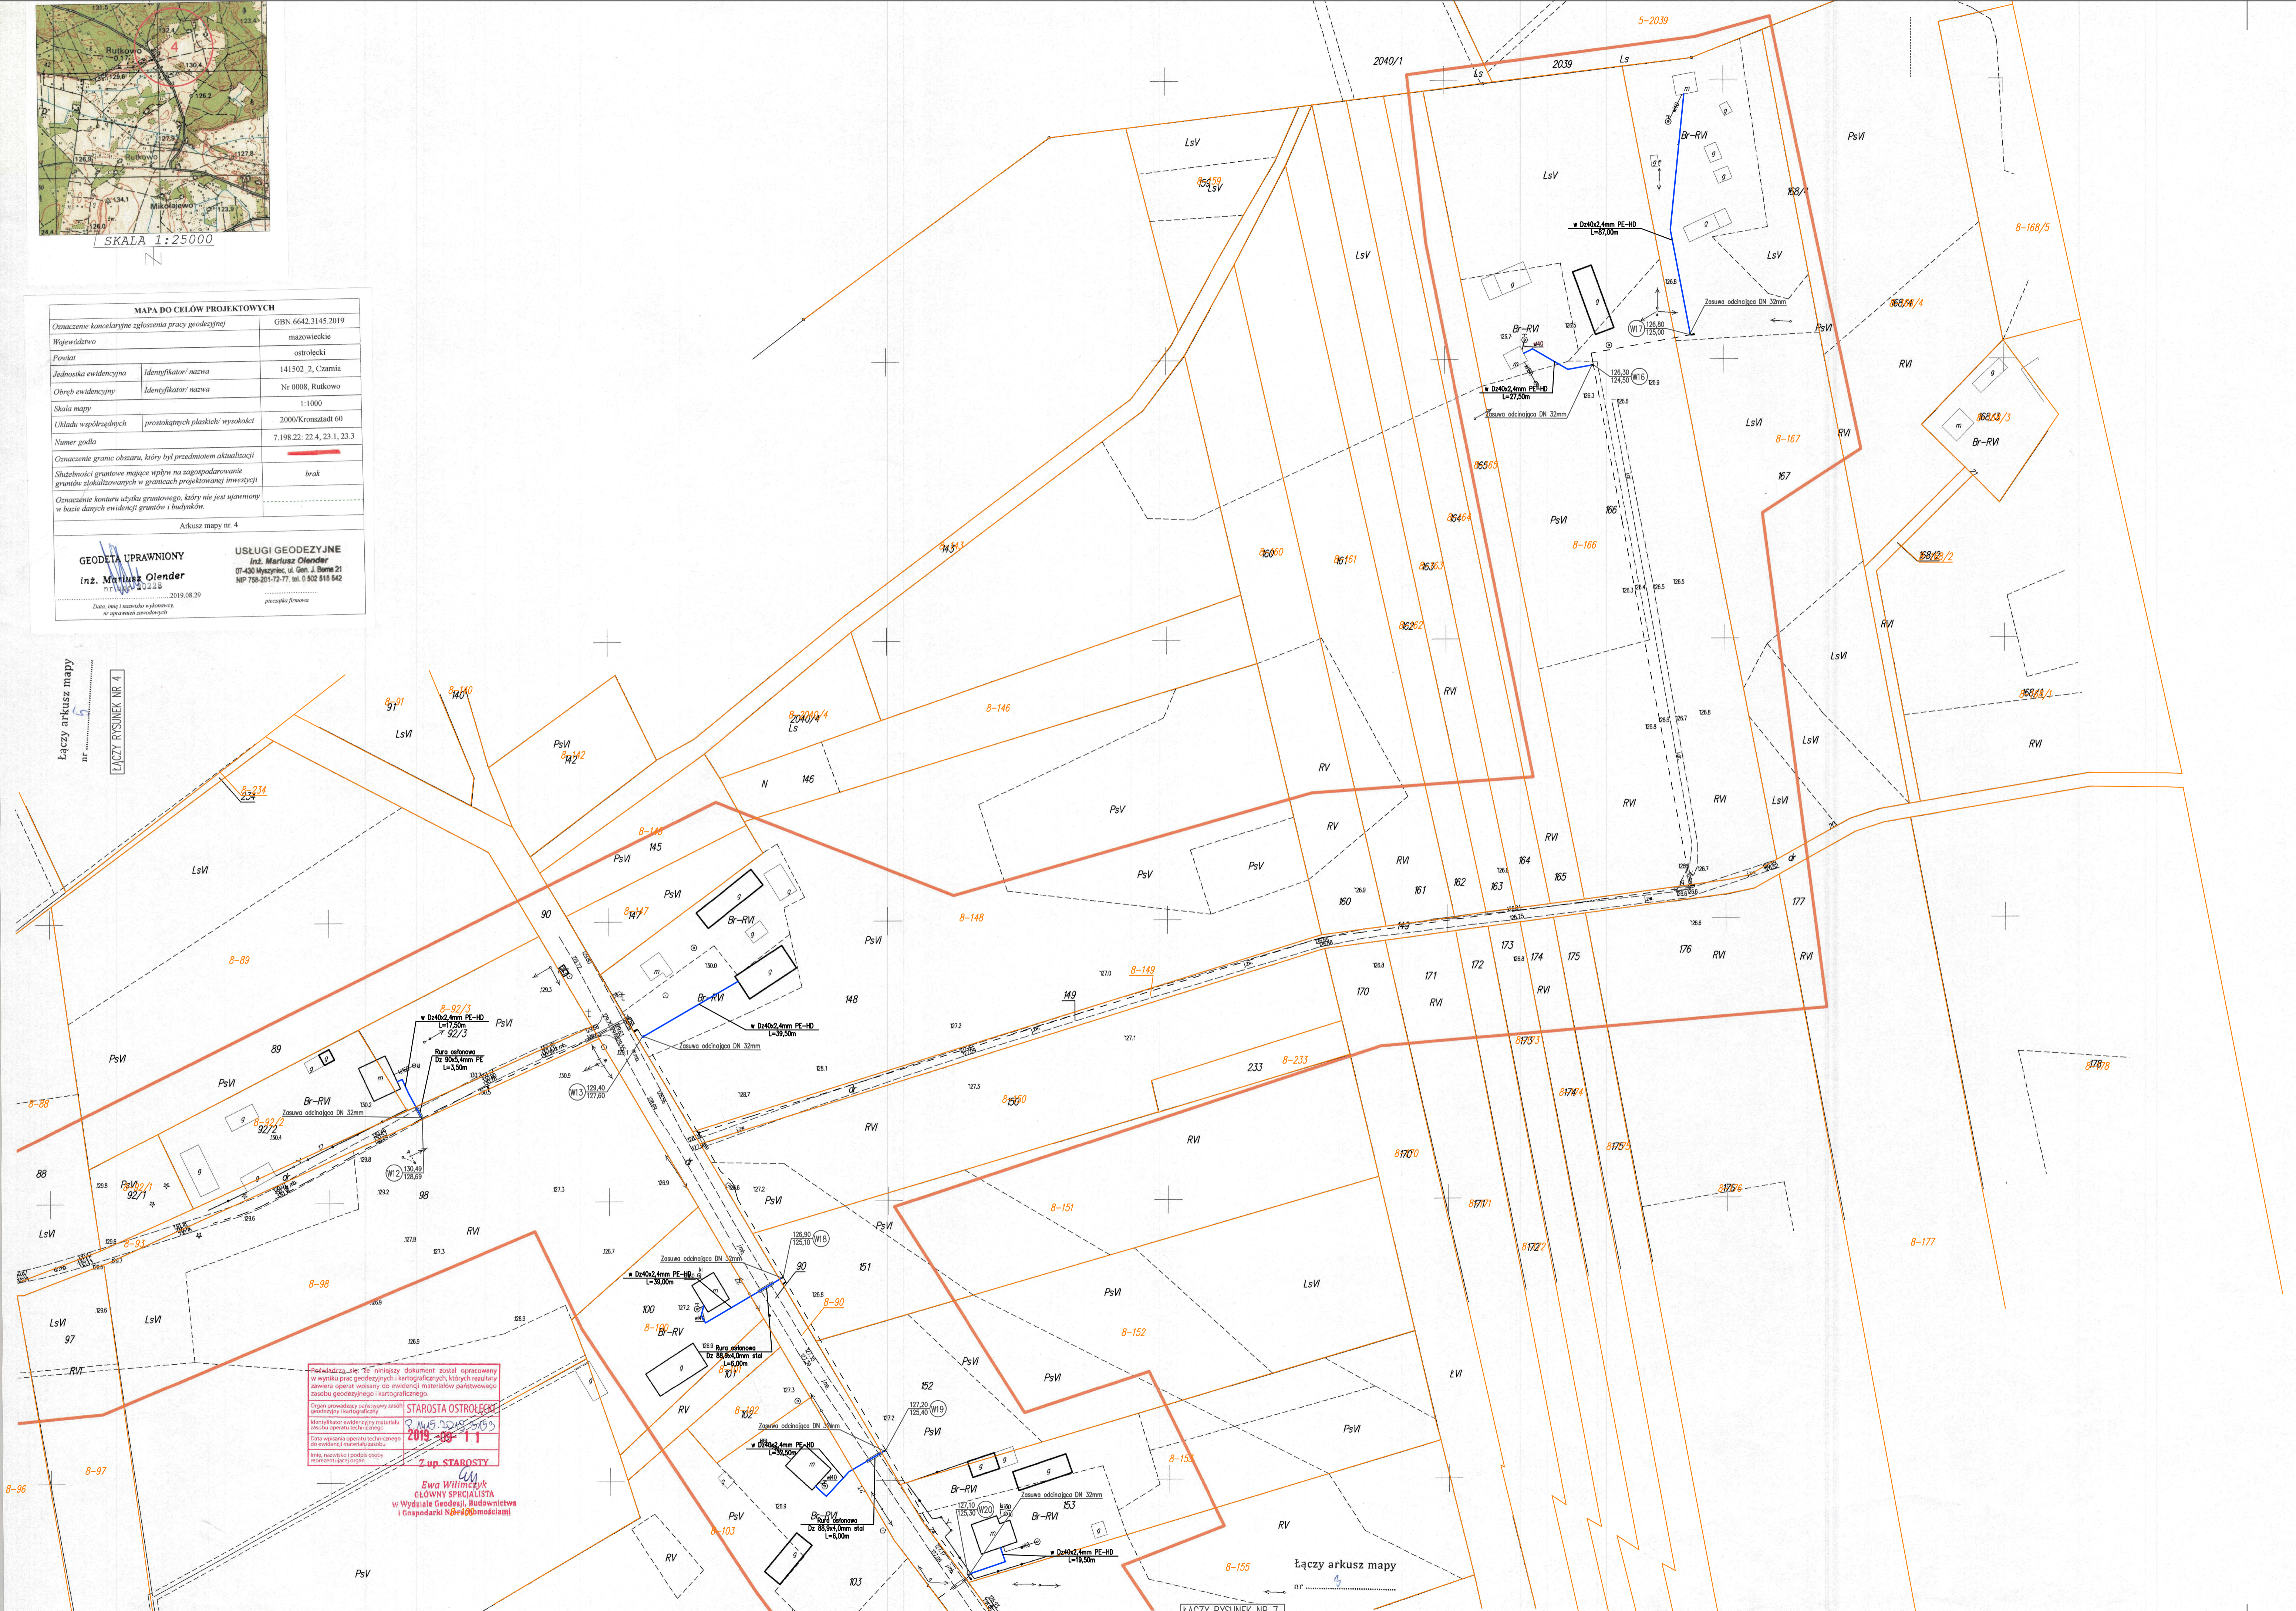

Oświadczam, że treść mapy na której wykonano niniejszy projekt zagospodarowania terenu jest identyczna z treścią mapy do celów projektowych, wydanej przez:


STAROSTĘ OSTROLECKIEGO

Identyfikator ewidencyjny materiału: P.1415.2019.3153

Data wpisania do ewidencji: 11.09.2019r.

ZA ZODPOWIEDZIALNOŚCIĄ Z ORYGINALNEJ MAPY DO CELÓW PROJEKTOWYCH

podpis projektanta:

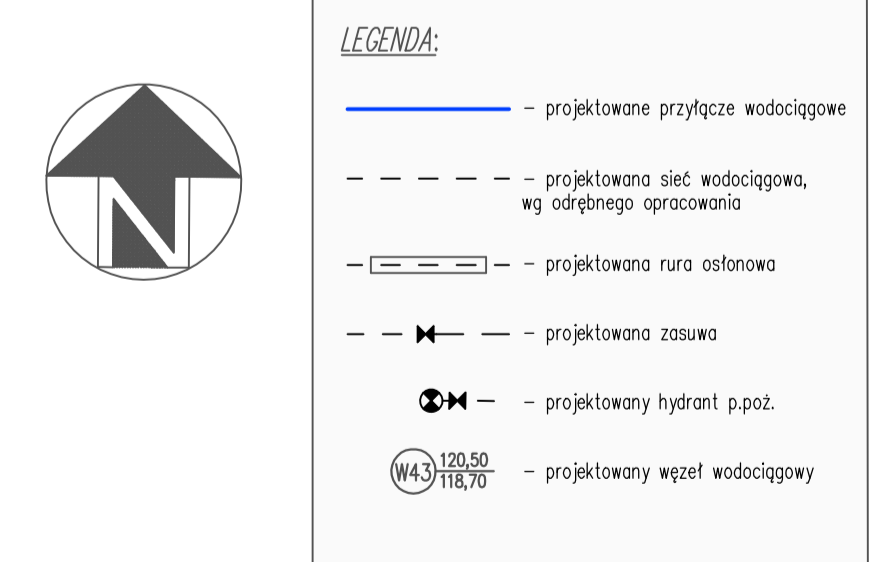

Wzrostła całość projektu została opublikowana w Wydziale Geodezji i Kartografii, których rekordy zawiera operat w oparciu do ewidencji państwowego zasobu geodezyjnego i kartograficznego.

Organ prowadzący ewidencję państwową jest odpowiedzialny za poprawność danych w ewidencji państwowego zasobu geodezyjnego i kartograficznego.

2019-09-11

Z up. STAROSTY

Ewa Wilimczyk
GŁÓWNY SPECJALISTA
w Wydziale Geodezji, Budownictwa i Gospodarki Nieruchomościami

FISANIC		FISANIC Jacek Zebrowski ul. Nowomiejska 11a, 07-410 Ostrołęka tel: 503 542 919, NIP: 756-124-49-99 e-mail: fisanic@interia.pl	
INWESTOR: GMINA CZARNIA Czarnia 41, 07-431 Czarnia		Tytuł: BUDOWA SIECI WODOCIĄGOWEJ W MIEJSCOWOŚCI RUTKOWO, CZARNIA W GM. CZARNIA	
NADZORCA: PROJEKT ZAGOSPODAROWANIA TERENU			
ZESPÓŁ PROJEKTOWY:		NR UPRAWNIEN	
PROJEKTANT:	mgr inż. Jacek Zebrowski	MAZ/0177/PWOS/05	PODPIS
SPRZĄDZAJĄCY:	mgr inż. Grzegorz Gorczyński	MAZ/0195/PWOS/06	
OPRACOWANIE BUDOWLANE DO PROJEKTOWANIA I KIEROWANIE ROBÓT BUDOWLANYCH BEZ OGRANICZEŃ W SPECJALNOŚCI			
INSTALACJA W ZAKRESIE SIECI INSTALACJI I URZĄDZENIA OPERACYJNEJ, WENTYLACYJNOŚĆ, CIĄGOWISKA, WODOCIĄGI I KANALIZACJE			
ZAKRES:	PROJEKT BUDOWLANY	SKALA:	1:1000
BRANŻA:	SANITARNIA	DATA:	czerwiec 2020
		RYS NR.:	6